


LEGENDA OPRAW OŚWIETLENIOWYCH		
INDEKS	SYMBOL	TYP OPRAWY
C.2		Beghelli ACCIAIO ECO LED 2
F.1AW		Beghelli ATOMIC LED + MOD. LED
F.1ZWAW		Beghelli ATOMIC LED + MOD. LED + ZWIESZ.
G.1		Beghelli PRO LED
EW5		Beghelli F65 LED OPT 1
EW6		Beghelli F65 LED OPT 2
EW7		Beghelli F65 LED OPT 3

RZUT PARTERU

SKALA: 1:50

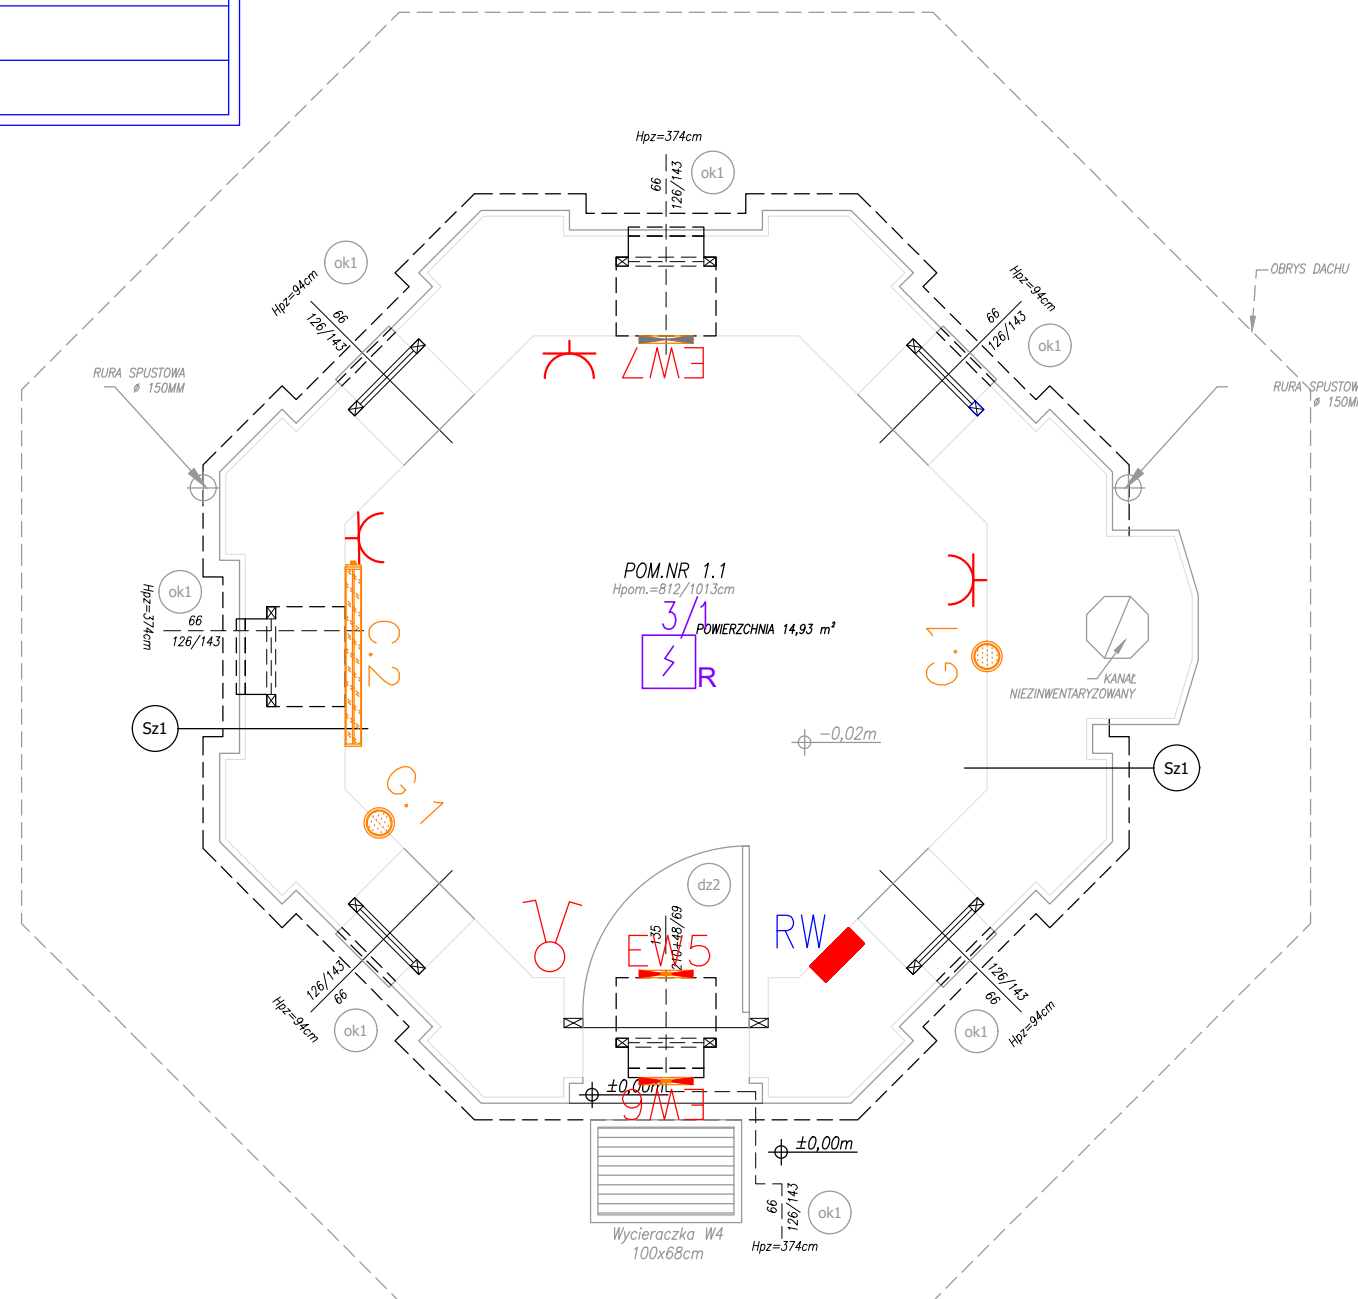

LEGENDA

- wyłącznik jednobiegunowy 10A,230V
- gniazdo wtyk. 16A, 230V

Pracownia Konstrukcyjno - Architektoniczna VisKon 3D
 SZYMON RADŁAK
 ul. o. Feliksa Kosa 8B; 45-940 Opole
 NIP: 9910290034; REGON: 161521100
 tel. kom.: 501 397 413; e - mail: viskon3d@gmail.com

INWESTOR
 GMINA MURÓW, UL. DWORCOWA 2, 46 - 030 MURÓW,
 NIP: 991 - 049 - 49 - 72

INWESTYCJA
 PROJEKT WYKONAWCZY ZAMIENNY DO DECYZJI NR 353/2016 Z
 DNIA 25.05.2016 ZMIENIONEJ DECYZJĄ Z
 DNIA 10.10.2018 ZNAK: WB.6740.699.2018.DB - „REMONT WRAZ Z
 PRZEBUDOWĄ CZĘŚCI ZABYTKOWEGO DWORCA PKP W MUROWIE” Z
 DOCELOWĄ NAZWĄ „UTWORZENIE CENTRUM PRZYRODY I
 TECHNIKI „BORSUK” POPRZECZ REMONT, PRZEBUDOWĘ I ORGANIZACJĘ
 ZABYTKOWEGO ZESPOŁU DWORCA KOLEJOWEGO W MUROWIE” W
 ZAKRESIE PRZEBUDOWY WRAZ ZE ZMIANĄ SPOSOBU UŻYTKOWANIA
 LOKALU MIESZKALNEGO NA LOKAL BIUROWY Z PRZEZNACZENIEM DLA
 GMINNEGO OŚRODKA POMOCY SPOŁECZNEJ.

OBIEKT
 BUDYNEK DWORCA PKP,
 46 - 030 MURÓW, UL. DWORCOWA 3, DZ. NR 306/2 k. m. 2.

TRĘŚĆ RYSUNKU
PLAN INSTALACJI ELEKTRYCZNYCH
WIEŻA CIŚNIEN - RZUT PARTERU

ARCHITEKTURA	PROJEKTOWAŁ:	NR UPRAWNIENI	PODPIS	DATA	STADIUM:
	mgr inż. Krzysztof Giesa	195/91/Op.		10.2019	PROJEKT WYKONAWCZY
	SPRAWDZIŁ:	NR UPRAWNIENI	PODPIS	DATA	BRANŻA
	mgr inż. Ewald Mrugała	201/91/Op.		10.2019	ELEKTRYCZNA
	WSPÓŁPRACA:	NR UPRAWNIENI	PODPIS	DATA	SKALA
					1:50
					NR RYSUNKU
					IE - 04

WSZELKIE PRAWA AUTORSKIE ZASTRZEŻONE.